


PŮDORYS 1.NP – OPRAVY A ÚPRAVY HYGIENICKÝCH ZAŘÍZENÍ – DODATEK VYTÁPĚNÍ

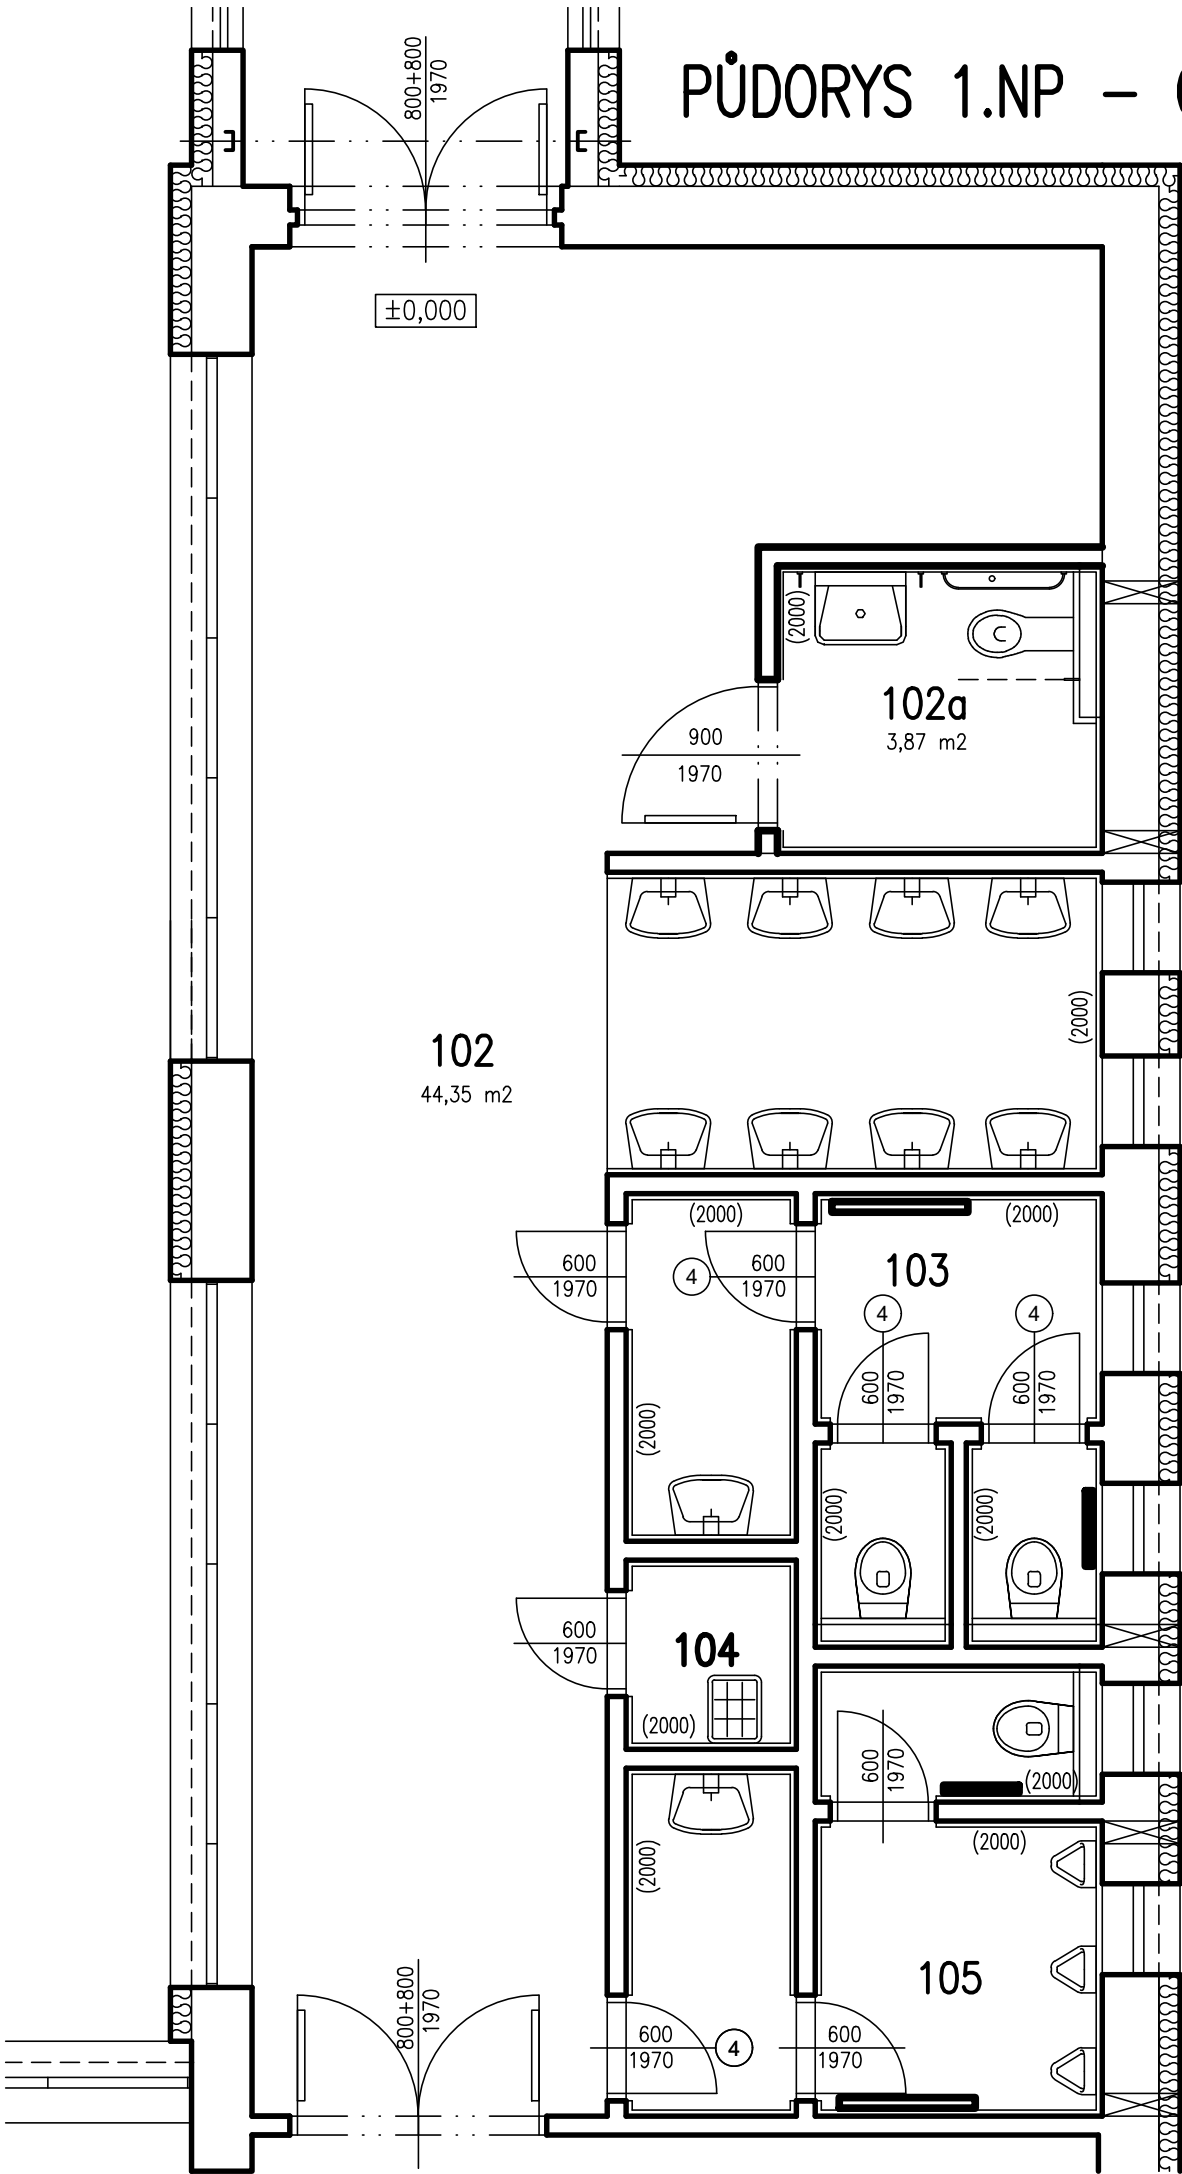

SPECIFIKACE PRACÍ :

SKUPINA MÍSTNOSTÍ 103

DEMONTÁŽ DESKOVÉHO RADIÁTORU 500/500 MM – 1 KS A HLADKÉHO STOJATÉHO REGISTRU v. 1800 mm – 1 KS, OBOJÍ VČETNĚ PŘIPOJENÍ A REGULAČNÍCH PRVKŮ

DODÁVKA A OSAZENÍ DVOU DESKOVÝCH RADIÁTORŮ 500/500/47 mm – 1 KS, A 900/500/66 mm – 1 KS, OBA VČETNĚ PŘIPOJENÍ A REGULAČNÍCH PRVKŮ

SKUPINA MÍSTNOSTÍ 105

DEMONTÁŽ DVOU DESKOVÝCH RADIÁTORŮ 500/500/47 mm – 1 KS, A 1000/500/78 mm – 1 KS, OBA VČETNĚ PŘIPOJENÍ A REGULAČNÍCH PRVKŮ

DODÁVKA A OSAZENÍ DVOU DESKOVÝCH RADIÁTORŮ 500/500/47 mm – 1 KS A 900/500/66 mm – 1 KS, OBA VČETNĚ PŘIPOJENÍ A REGULAČNÍCH PRVKŮ

LEGENDA MÍSTNOSTÍ 1.NP

ČÍSLO	ÚČEL MÍSTNOSTI	PLOCHA (m2)
102	VSTUPNÍ HALA, UMÝVÁRNA, ŠATNA	44,35
102a	BEZBARIÉROVÉ WC	3,87
103	PŘEDSÍŇKA + WC DÍVKY	8,32
104	ÚKLIDOVÁ KOMORA	1,41
105	PŘEDSÍŇKA + WC CHLAPCI	8,01

±0,000 = 289,960 Bpv

STAVEBNÍK : Město KOSTELEČ NAD ORLICÍ

SÍDLLO : PALACKÉHO NÁMĚSTÍ 38, 517 41 KOSTELEČ NAD ORLICÍ

ZPRACOVATEL PD : Ing. Jiří Urban, IČ 45915156

SÍDLLO : DOBROŠOV 66, 547 01 NÁCHOD, ČKAIT 0601554

ZODPOVĚDNÝ PROJEKTANT PD : ING. JIŘÍ URBAN

ZODPOVĚDNÝ PROJEKTANT ČÁSTI : ING. JIŘÍ URBAN

VYHOTOVIL : ING. JIŘÍ URBAN

STAVEBNÍ ÚPRAVY č.p. 1473 Kostelec nad Orlicí – III

MÍSTO STAVBY : STRAVOVACÍ PAVILON, KOMENSKÉHO 1473, 517 41 KOSTELEČ NAD ORLICÍ

PŮDORYS 1. NP – DODATEK VYTÁPĚNÍ

ČÁST : D1–3–1 – DOKUMENTACE OBJEKTŮ – ARCH. A STAVEBNĚ TECHNICKÉ ŘEŠENÍ

MĚŘÍTKO: 1:100

FORMÁT : 2x A4

STUPEŇ : PD PRO PROVEDENÍ STAVBY

TERMÍN : 07 / 2017

UT–DODATEK

POZNÁMKA:

OSAZENÍ DESKOVÝCH RADIÁTORŮ V MÍSTNOSTI č. 102a A VE SPOJOVACÍM KRČKU – VIZ SAMOSTATNÝ VÝKRES VYTÁPĚNÍ