


- LEGENDA:
- STÁVAJÍCÍ STL PLYNOVOD
 - STÁVAJÍCÍ NTL PLYNOVOD
 - NOVÁ KANALIZACE
 - STÁVAJÍCÍ KANALIZACE
 - SDĚLOVACÍ KABEL O2
 - KABELOVÁ TELEVIZE
 - PODZEMNÍ VEDENÍ NN
 - NADZEMNÍ VEDENÍ NN
 - STÁVAJÍCÍ VODOVOD

Poloha kanalizačních přípojek je pouze orientační, nové přípojky budou vedeny ve stejných trasách a sklonech jako stávající kanalizační přípojky. Uliční vpusti a jejich přípojky jsou součástí komunikace.

Před zahájením zemních prací nutno prověřit existenci podzemních vedení a požádat jednotlivé správce o jejich přesné vytyčení a dozor při provádění prací.

STAVBY VODNÍHO HOSPODÁŘSTVÍ STAVBY ZDRAVOTNĚTECHNICKÉ		Luboš Bartoš Lánská 77 570 01 Litomyšl IČO: 167 54 778	VEDOUcí ZAKÁZKY : JAN ZVÁRA, DIŠ.
STUPEN : DSP+PDPS			ZODP.PROJEKTANT : LUBOŠ BARTOŠ
INVESTOR : MĚSTO KOSTELEČ NAD ORLÍCÍ			VYPRACOVAL : LUBOŠ BARTOŠ
STAVBA : PROJEKT PRO VÝSTAVBU A OPRAVU KOMUNIKACE ERBENOVA, NA SPOJCE, A TÚMOVA, KOSTELEČ NAD ORLÍCÍ C.2.1 SO 301 KANALIZACE - UL. ERBENOVA		PROFESE : zdravotnětechnické stavby	MÍSTO : KOSTELEČ NAD ORLÍCÍ
VÝKRES : SITUACE		ZAK.Č. : 0242017	DATUM : 12/2017
		MĚŘÍTKO : 1:250	Č.PŘ. : 2.

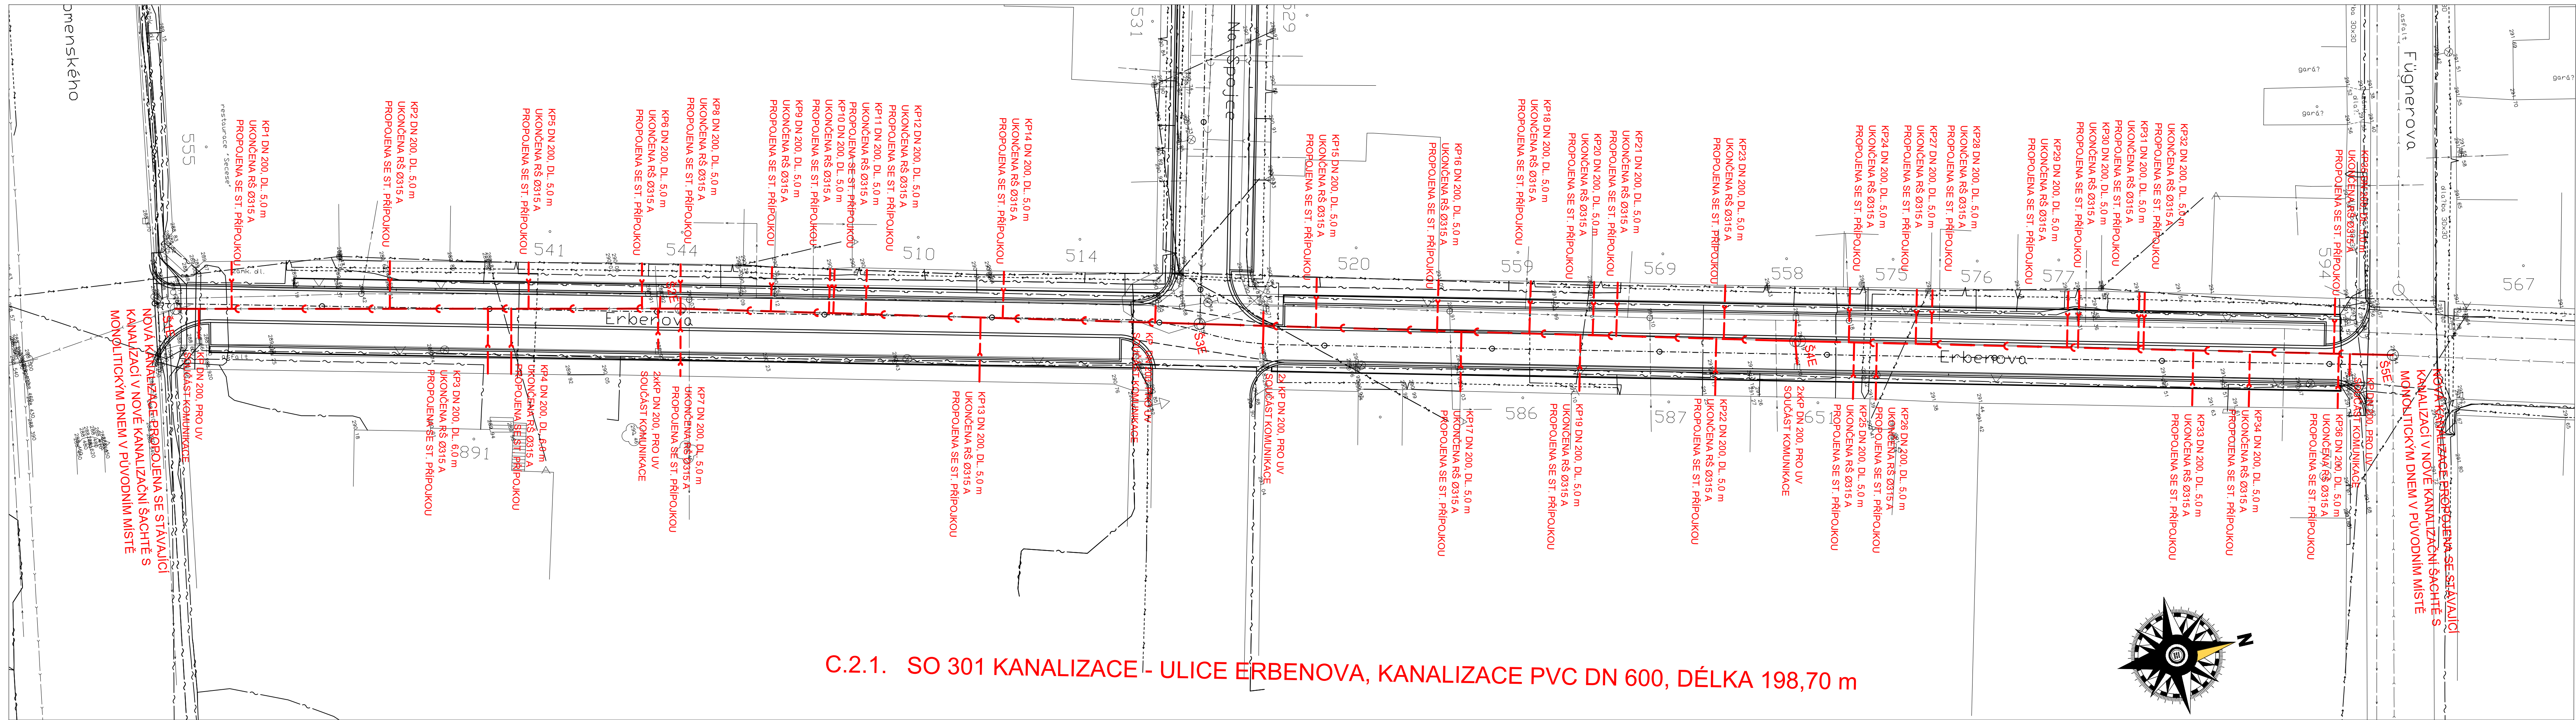

C.2.1. SO 301 KANALIZACE - ULICE ERBENOVA, KANALIZACE PVC DN 600, DÉLKA 198,70 m